


PROLONGAMENTO DA RUA JÚLIO DE CASTILHOS

10,0
IT Ramal de Ligação

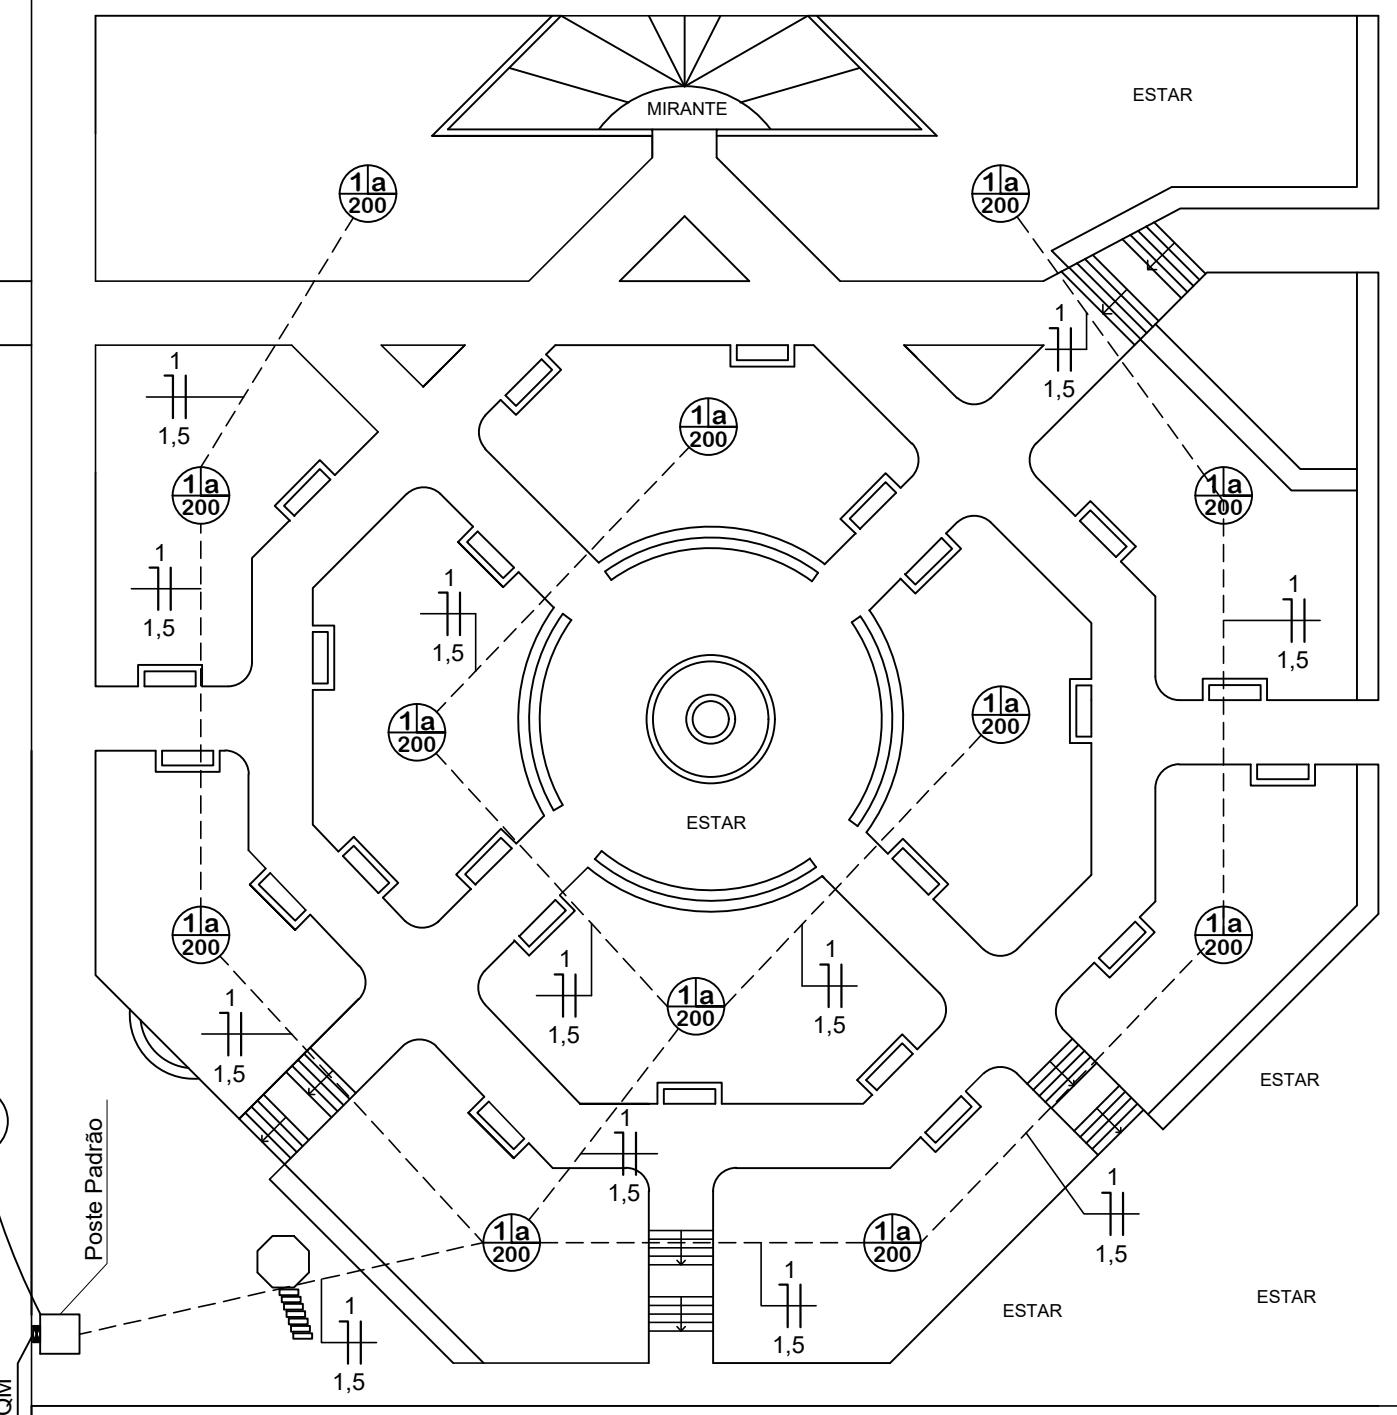

Planta Baixa Elétrica : PRAÇA

Escala : 1 : 250

QUADRO DE CARGAS - IT(Illuminação) - Praça

CD	Circ. n.º	Utilização	Tensão	Cond.	Iluminação		Tomadas				Pot. Ativa (W)	Pot. Apa. (VA)	Fator de Pot.	Corrente Nom.(A)	A	mm ²	RST
			(V)		100VA	160VA	100VA	600VA	1200VA	5500VA							
QD 01	01	Praça - Iluminação	220	F+N+P	03	01	14				2400	3000	0,8	13,63	15A	1,5	R
							Total	2400									

MUNICÍPIO DE MIRAGUAÍ/RS

PROJETO:	PAVIMENTAÇÃO E ILUMINAÇÃO DA PRAÇA ADÃO PRETTO	
LOCAL:	Rua Julio de Castilhos - Miraguaí/RS	
Proprietário:	LEONIR HARTK PREFEITO MUNICIPAL DE MIRAGUAÍ	ASSUNTO: PLANTA BAIXA ELÉTRICA
		Data: Agosto/2025
Resp. Técnico:	HERMES PIMENTEL DA SILVA ENG. CIVIL CREA/RS 049160	Escala: INDICADA Prancha: 02/04
		Eng. Civil e Projetista Tanise F. Agnoletto