




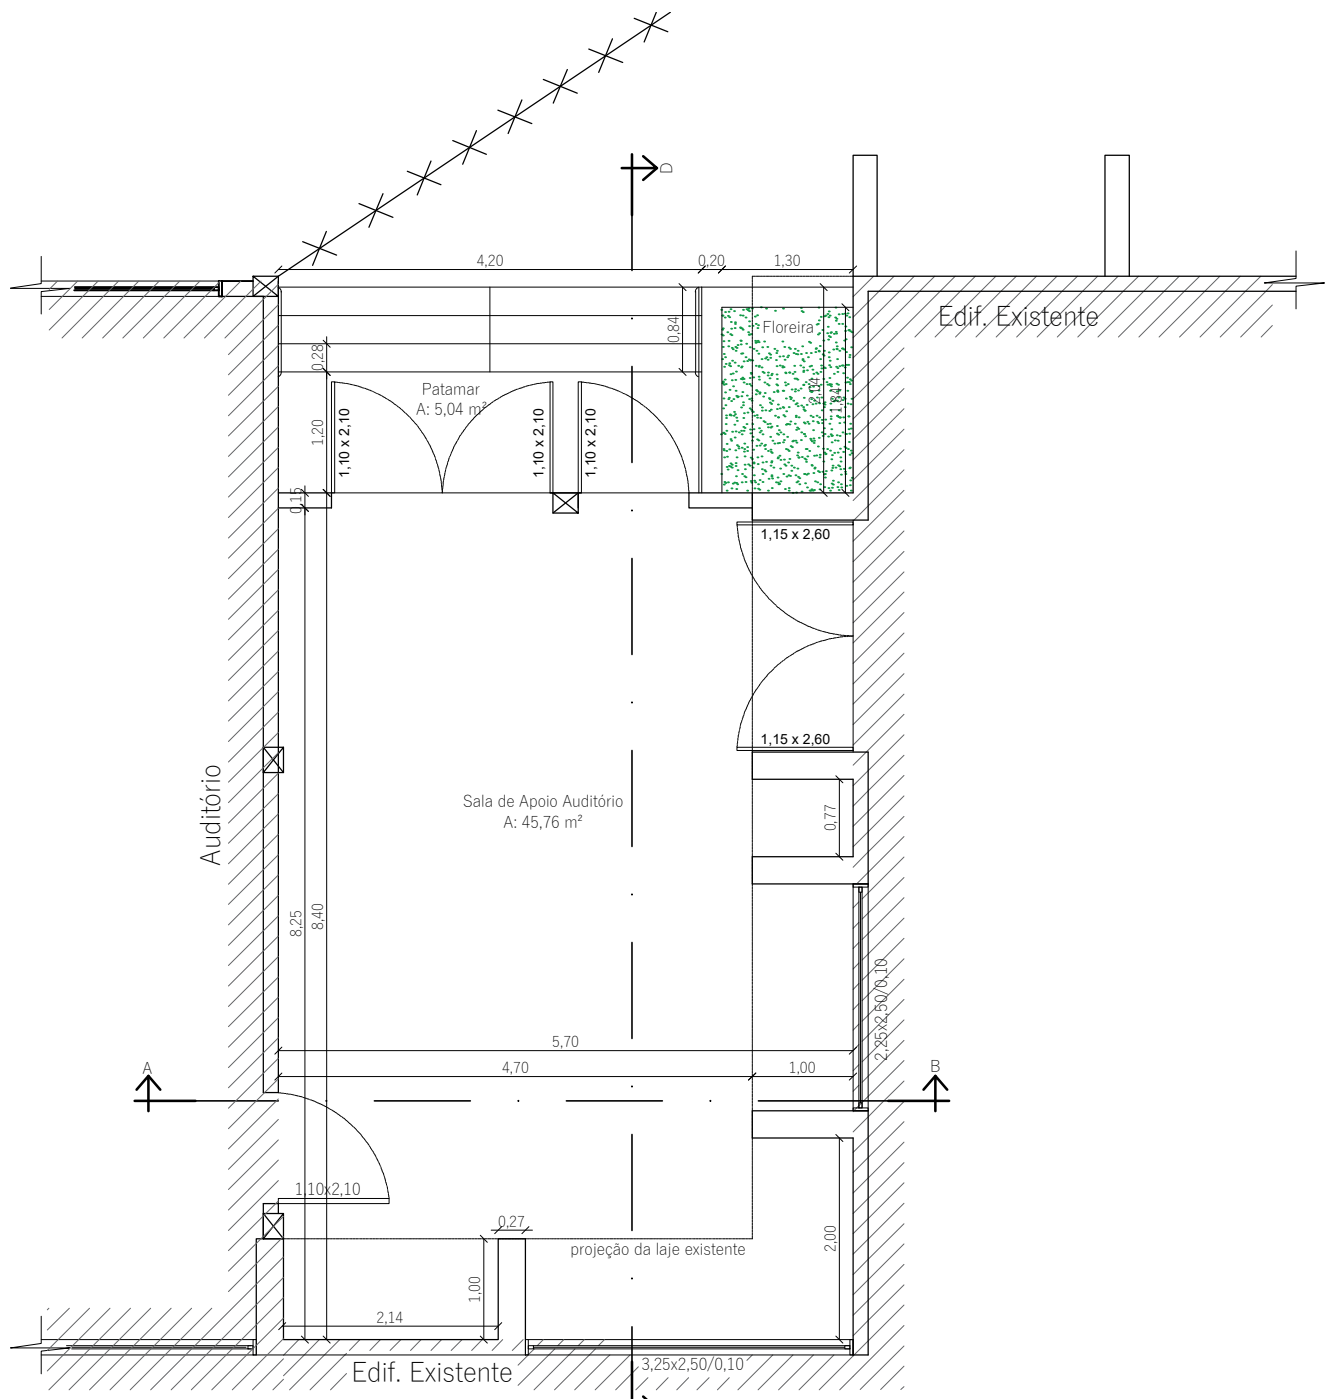


Planta Baixa Ampliação
Área ampliada: 47,88 m²
Escala 1/75

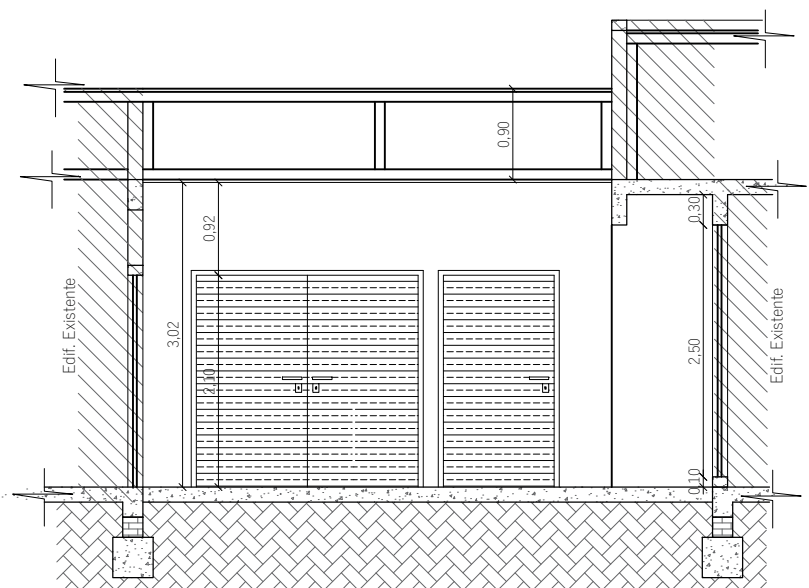


Corte AB
Escala 1/75

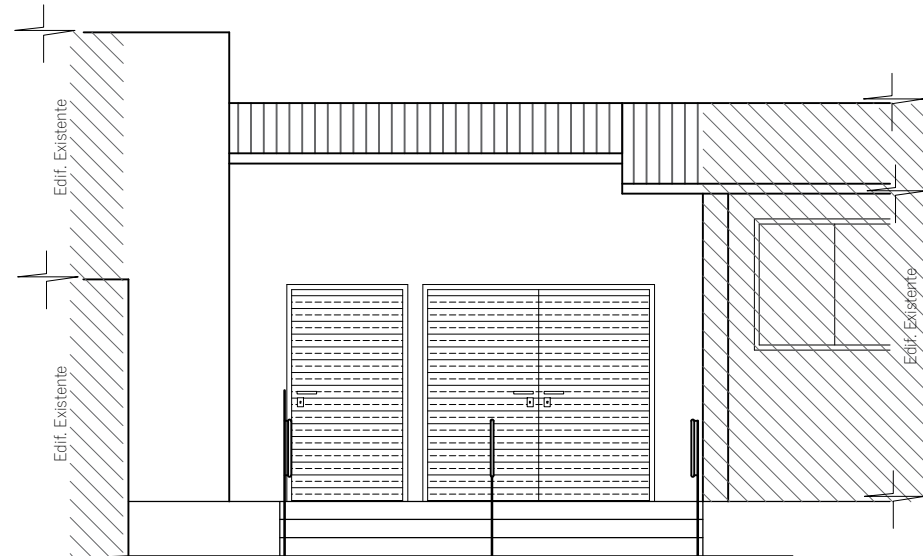


Fachada
Escala 1/75

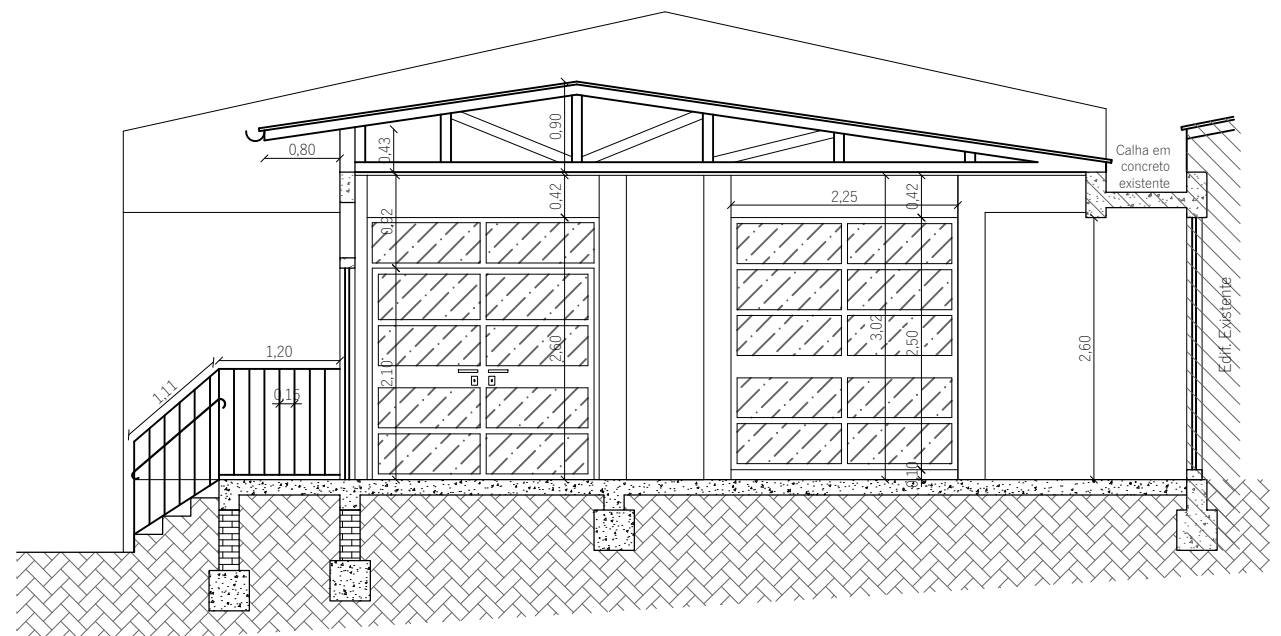

Corte CD
Escala 1/75

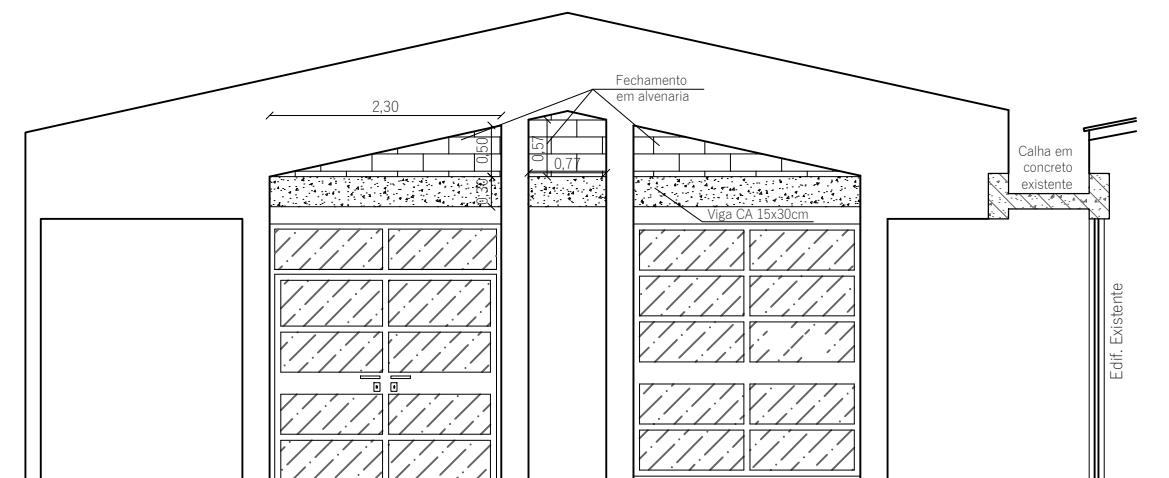


Detalhe Fechamento em Alvenaria
Escala 1/75

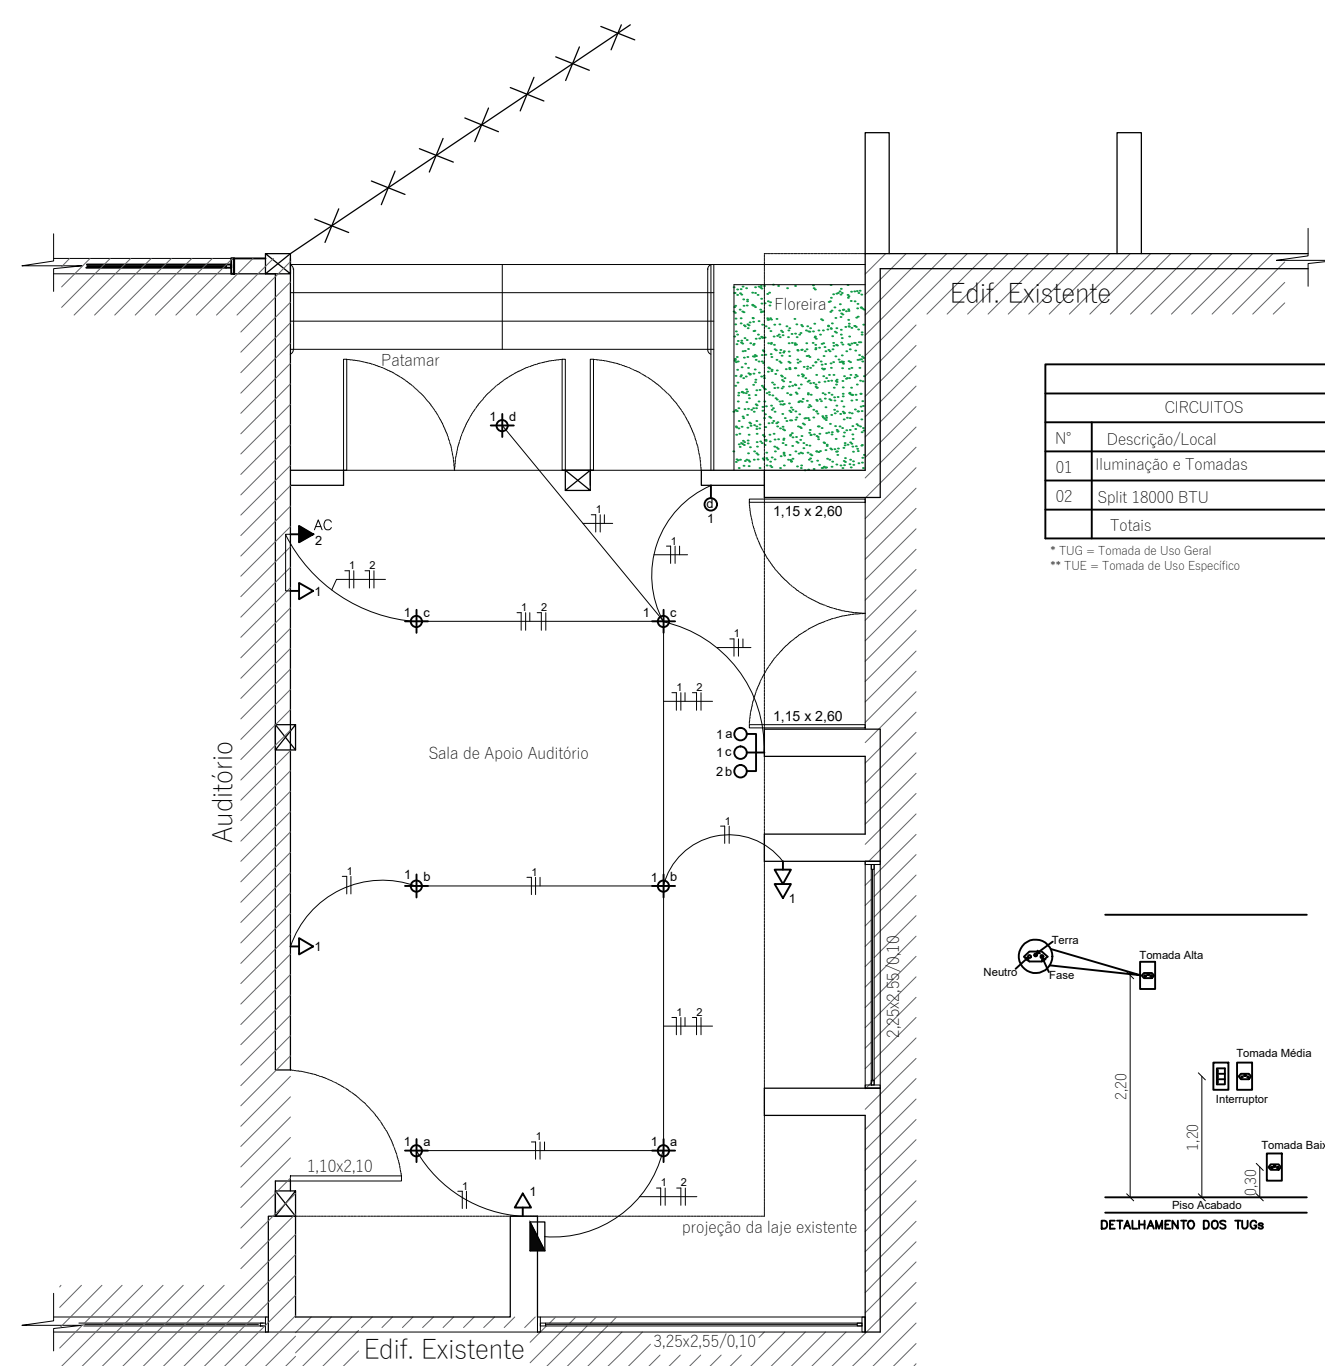

Projeto Elétrico Ampliação
Escala 1/75

Quadro de Distribuição de Cargas						
CIRCUITOS		CARGAS (W)			Nº Pontos	Seção (mm²)
Nº	Descrição/Local	Iluminação	TUG *	TUE **	Total	
01	Iluminação e Tomadas	700	500	0	1200	12
02	Split 18000 BTU	0	0	1450	1450	1
Totais		700	500	1450	6000	13

* TUG = Tomada de Uso Geral
** TUE = Tomada de Uso Específico

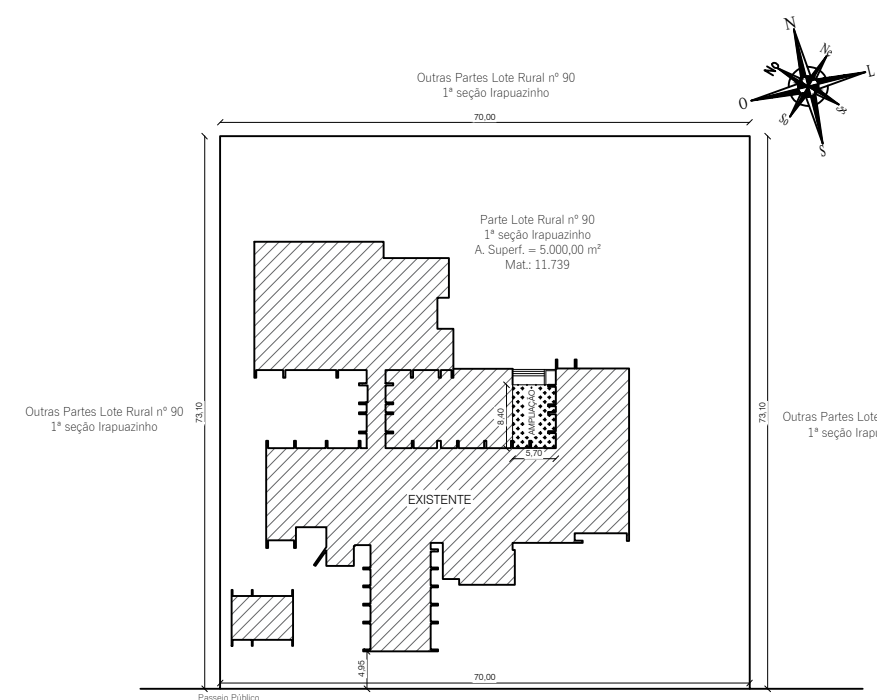


AMPLIAÇÃO - A: 47,88 m²
RUA SANTOS DUMONT
Planta de Localização
Escala 1/1000



PLANTA DE SITUAÇÃO
Escala: 1/5000

LEGENDA ELÉTRICO			
SÍMBOLO	NOTAÇÃO (PHEXO)	CAIXA	ALTURA
	NEUTRO E FASE		
	NEUTRO, FASE E RETORNO		
	CENTRO DE DISTRIBUIÇÃO		
	QUADRO DE MEDIÇÃO		
	PONTO DE LUZ NO TETO, 100W/220V	4 x 4"	
	PONTO DE LUZ NA PAREDE, 100W/220V	4 x 4"	
	PENDENTE, 100W/220V	4 x 4"	
	TOMADA DE PISO, 3P, 20A/220V	4 x 2"	
	TOMADAS UNIVERSAL ALTA, 2P+T, 20A/220V	4 x 2"	240 cm
	TOMADA UNIVERSAL MÉDIA, 2P+T, 20A/220V	4 x 2"	110 cm
	TOMADA UNIVERSAL BAIXA, 2P+T, 20A/220V	4 x 2"	40 cm
	TOMADA DE PISO, 3P, 20A/220V	4 x 2"	
	ESPERA PARA A TOMADA DA ANTENA DE TV	4 x 4"	VER ESPECÍFICO
	ESPERA PARA TOMADA DE REDE E TELEFONE	4 x 4"	VER ESPECÍFICO
	ESPERA PARA INTERFONE	4 x 2"	VER ESPECÍFICO
	INTERRUPTOR SIMPLES, 10A/220V	4 x 2"	110 cm
	INTERRUPTOR DUPLO, 10A/220V	4 x 2"	110 cm
	INTERRUPTOR TRIPLO, 10A/220V	4 x 2"	110 cm
	INTERRUPTOR PARALELO	4 x 2"	110 cm
	ESPERA PARA A CAMPAINHA	4 x 2"	VER ESPECÍFICO

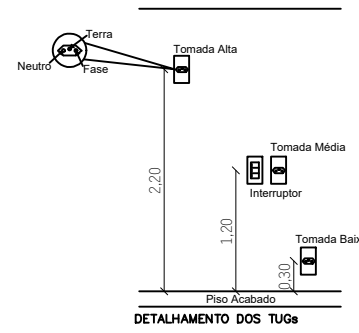

Rua Tapuias, 377 - Sala 03 - Centro - Tenente Portela/RS

Engª Civil Neiva Tolfo Vendruscolo - CREA RS 28.817
Fone : (55) 99633 - 2756 E-mail: neivatv@gmail.com

Av. Ijuí, 1055 - Centro - Miraguaí/RS

Engº Civil Luan Paulo Caron Sprender - CREA RS 237.263
Fone : (55) 99629-5464 E-mail: luanpaulosprender@hotmail.com

OBRA: AMPLIAÇÃO UNID. BÁSICA DE SAÚDE EM ALVENARIA

LOCAL: Rua Santos Dumont, nº 555 - Bairro Centro - Miraguaí / RS

ASSUNTO:

PROJETO ARQUITÊTONICO

PROJETO:

Planta Baixa - Cortes AB e CD - Fachada - Projeto Elétrico - Planta Situação e Localização

Proprietários (as):

MUNICÍPIO DE MIRAGUAÍ
CNPJ: 87.613.121/0001-97

Visto:

Leonir Hartk - Prefeito Municipal

Responsável Técnico:

LUAN PAULO CARON SPRENDER
Engenheiro Civil
CREA RS 237.263

Visto:

Luan Paulo Caron Sprender - Engº Civil

Área Ampliação:

47,88 m²

Escala:

Indicada

Data:

Março/2025

Prancha:

01